


COMPARTI - VIALE LOMBARDBIA - VIA GARIBALDI
SCALA 1:1000

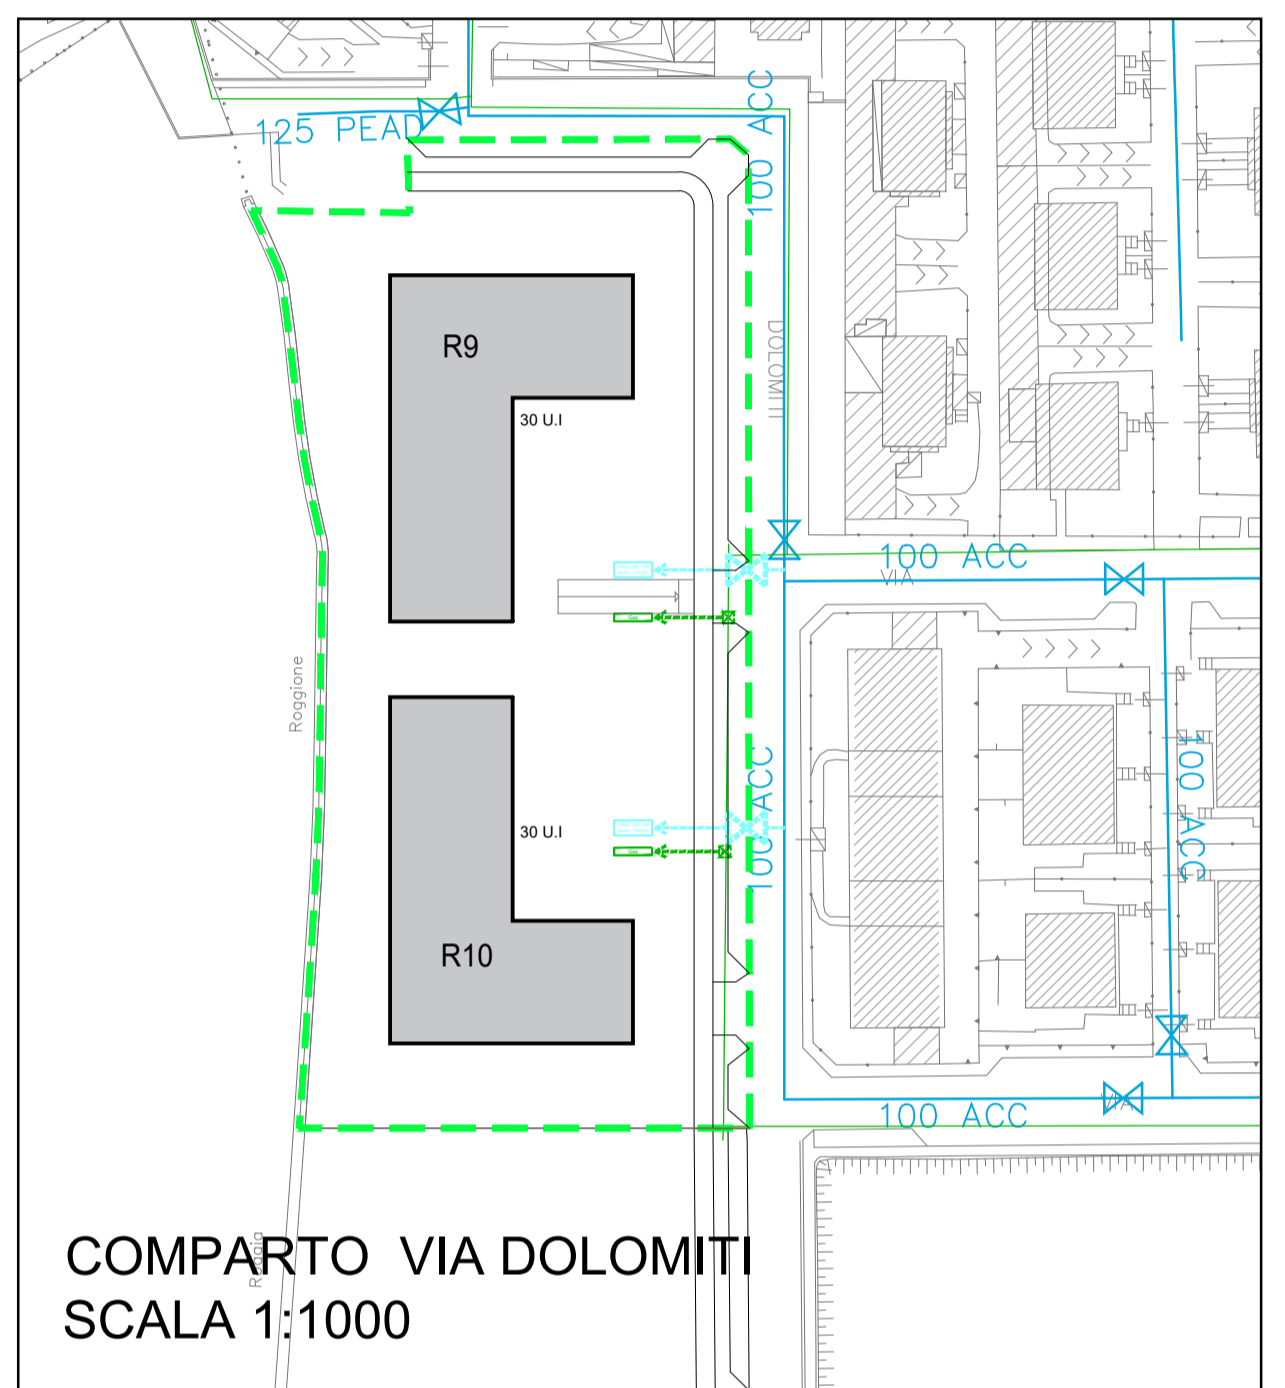

COMPARTO VIA DOLOMITI
SCALA 1:1000

LEGENDA

- Perimetro comparto residenziale viale Lombardia
- Perimetro comparto commerciale viale Lombardia
- Perimetro comparto residenziale via Dolomiti
- Aree attuate (titoli edilizi formati)
- Aree private in progetto
- Aree esterne al P.I.I. ove eseguire opere di urbanizzazione a scomputo
- Aree esterne al P.I.I. da acquisire a cura dell'amministrazione comunale ove eseguire opere di urbanizzazione a scomputo
- Tubazione Rete Acqua Potabile esistente
- Valvola sottosuolo con saracinesca esistente
- Allaccio idrico e antincendio esistente
- Tubazione Rete Acqua Potabile in progetto
- Valvola sottosuolo con saracinesca in progetto
- Idriante in progetto
- Allaccio idrico e antincendio in progetto
- Tubazione Rete gas metano esistente ITALGAS
- Tubazione Rete gas metano in progetto ITALGAS
- Pozzetto d'ispezione Rete gas metano in progetto - ITALGAS
- Nuova cabina Enel in progetto

TAVOLA NUMERO	14	OGGETTO Ambito AR-06 di PGT e P.I.I. B3.11.1 Bettolino Freddo vigente Proposta di attuazione in variante al PGT del Comune di Brugherio
DATA 15/11/2021	PROGETTISTI INGEGNERE MATTIA CAPROTTI VIALE LOMBARDBIA 266 BRUGHERIO (MB) TEL. 039 870045 - EMAIL studiocuprotti@gmail.com	TITOLO TAVOLA RETI ESISTENTI E IN PROGETTO Rete gas e rete acqua potabile
SCALA: 1:1000	ARCHITETTO ANDREA MASSIMO ROGARI VIA SCIVIERO 6 BRUGHERIO (MB) TEL. 039 877584 - EMAIL andrea.rogari@gmail.com	